



| LEGENDA DOS POSTES |                              | LEGENDA |                                                                                                  |
|--------------------|------------------------------|---------|--------------------------------------------------------------------------------------------------|
| PE                 | INDICAÇÃO DE POSTE EXISTENTE |         | ELETRODUTO FLEXÍVEL, COM BITOLA MÍNIMA DE 1", PASSANDO VIA AÉREA PARA ELETRICIDADE               |
| PP                 | INDICAÇÃO DE POSTE PROJETADO |         | ELETRODUTO FLEXÍVEL, COM BITOLA MÍNIMA DE 1", PASSANDO PELO PISO PARA ELETRICIDADE               |
|                    |                              |         | CONDUTORES FASE, NEUTRO E TERRA, RESPECTIVAMENTE                                                 |
|                    |                              |         | Nº DE CIMA - Nº DO CIRCUITO<br>- SEÇÃO NOMINAL DO ELETRODUTO, EM POLEGADAS                       |
|                    |                              |         | INDICAÇÃO DOS CIRCUITOS DE ILUMINAÇÃO / TOMADAS / REFLETOR E LUZ EXTERNA / AR CONDICIONADO       |
|                    |                              |         | POSTE COM LUMINÁRIA LED, DUAS PÉTALAS, DE 150W DE POTÊNCIA CADA.                                 |
|                    |                              |         | POSTE COM LUMINÁRIA LED, UMA PÉTALA, DE 150W DE POTÊNCIA CADA.                                   |
|                    |                              |         | POSTE DE CONCRETO COM QUADRO DE DISTRIBUIÇÃO E MEDIDOR DA CONCESSIONÁRIA.                        |
|                    |                              |         | CAIXA DE PASSAGEM, NO PISO, EM ALVENARIA 40x40x40CM COM 10CM DE BRITA COM HASTE PARA ATERRAMENTO |
|                    |                              |         | HASTE DE TERRA QUE VEM COM A FIAÇÃO DE 50MM² DO QUADRO DE ATERRAMENTO                            |

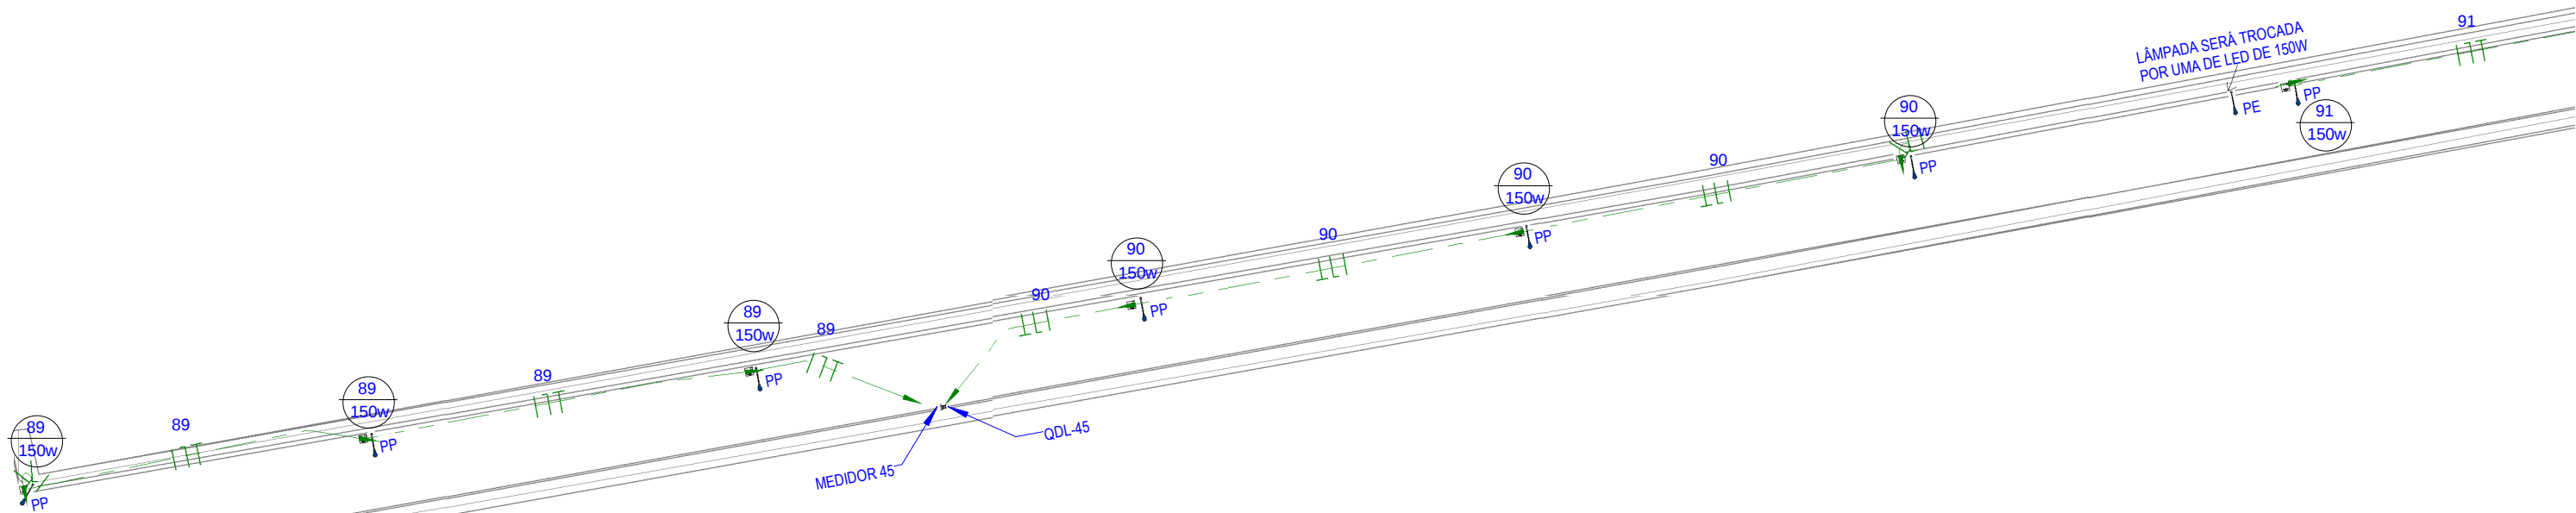

1 **Planta Baixa - Iluminação - Trecho 52**  
ESCALA 1 : 500

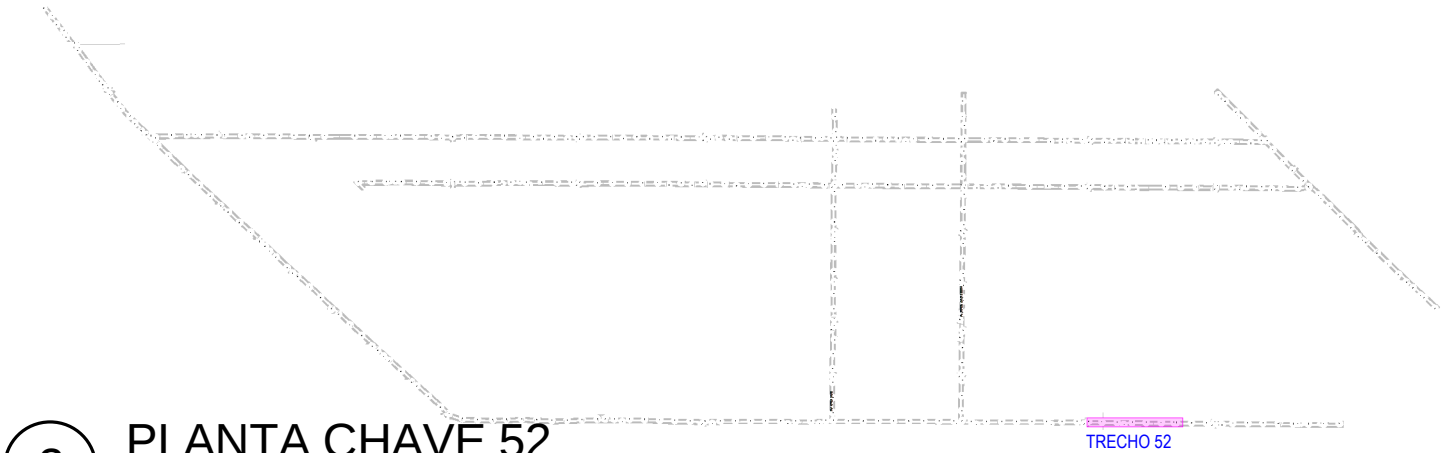

2 **PLANTA CHAVE 52**  
ESCALA 1 : 15000

|                                                                                                                                                                                                                                                                                                                                                                                                                                                                                    |                                    |                                             |
|------------------------------------------------------------------------------------------------------------------------------------------------------------------------------------------------------------------------------------------------------------------------------------------------------------------------------------------------------------------------------------------------------------------------------------------------------------------------------------|------------------------------------|---------------------------------------------|
| 02                                                                                                                                                                                                                                                                                                                                                                                                                                                                                 |                                    |                                             |
| 01                                                                                                                                                                                                                                                                                                                                                                                                                                                                                 |                                    |                                             |
| Revisão:                                                                                                                                                                                                                                                                                                                                                                                                                                                                           | Data:                              | Descrição:                                  |
| <div><div><div>MATRIZ:<br/>Rua Santa Cecília, 84 - Sala 09<br/>Centro - Eusébio - CE - CEP: 61.760-000<br/>Fone/Fax: (85) 3021-1818<br/>www.techproj.com.br   contato@techproj.com.br</div></div><div><div>FILIAL:<br/>Av. Santos Dumont, 1740 - Sala 1112/1114<br/>Aldeota - Fortaleza - CE - CEP: 60.150-161<br/>Fone/Fax: (85) 3021-1818</div><div>Folha:<br/><b>E51</b></div></div></div> |                                    |                                             |
| Obra:<br><b>Pavimentação em Diversas Ruas na Localidade da Taiba</b>                                                                                                                                                                                                                                                                                                                                                                                                               |                                    | Projeto:<br><b>Instalações Elétricas</b>    |
| Ciente:<br><b>Prefeitura de São Gonçalo do Amarante</b>                                                                                                                                                                                                                                                                                                                                                                                                                            | Desenho:<br><b>Vanderson Gomes</b> | Local:<br><b>São Gonçalo do Amarante/CE</b> |
|                                                                                                                                                                                                                                                                                                                                                                                                                                                                                    |                                    | Data:<br><b>Agosto/2017</b>                 |