
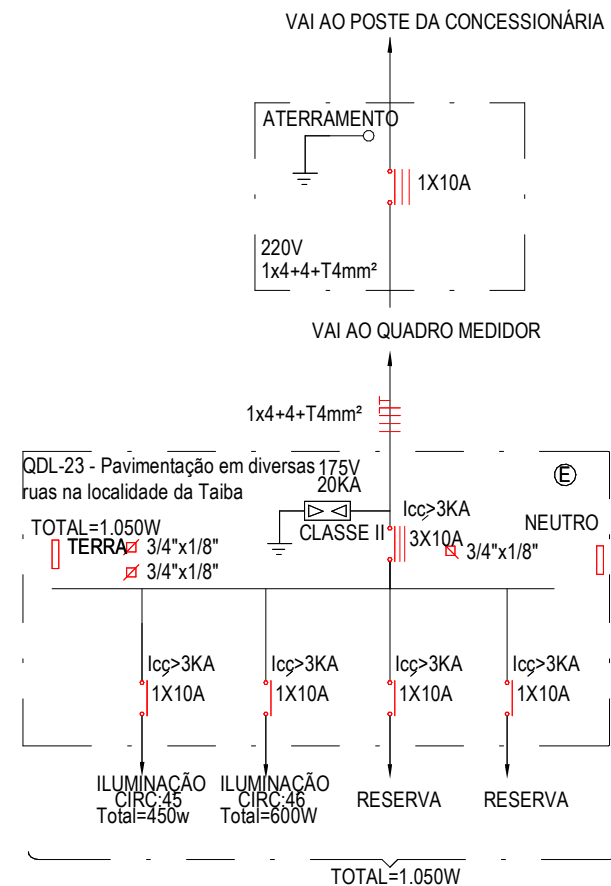
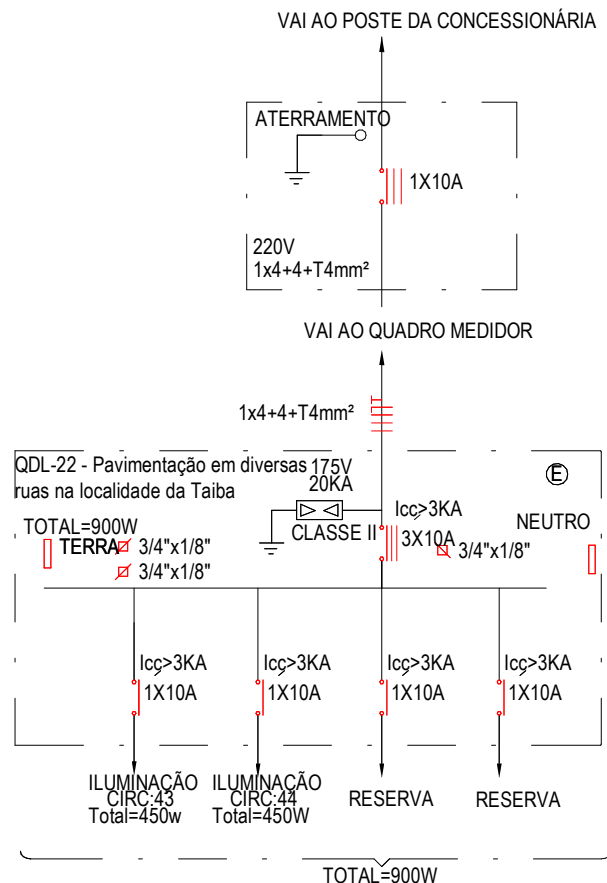


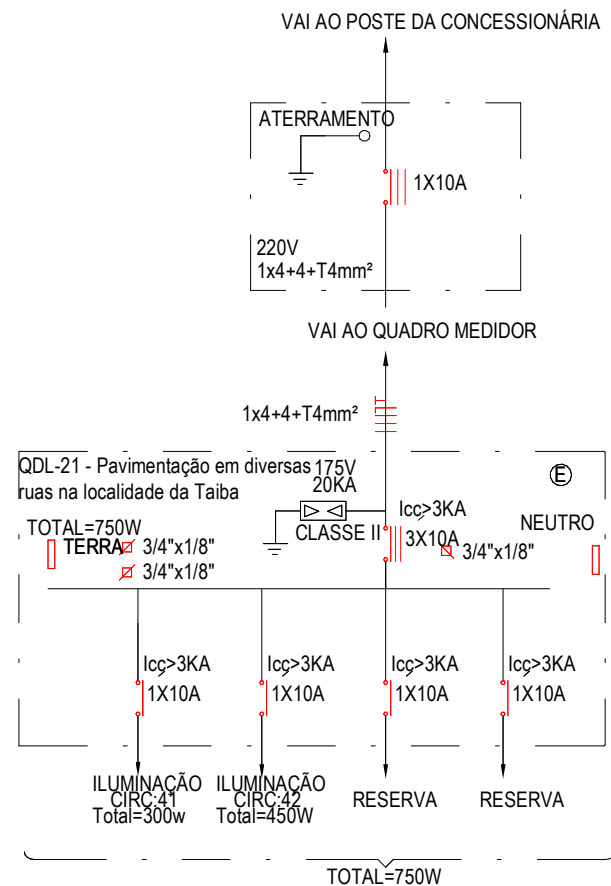

1 DIAGRAMA UNIFILAR - QDL-21


ESCALA 1 : 125

2 DIAGRAMA UNIFILAR - QDL-22

ESCALA 1 : 125

3 DIAGRAMA UNIFILAR - QDL-23

ESCALA 1 : 125

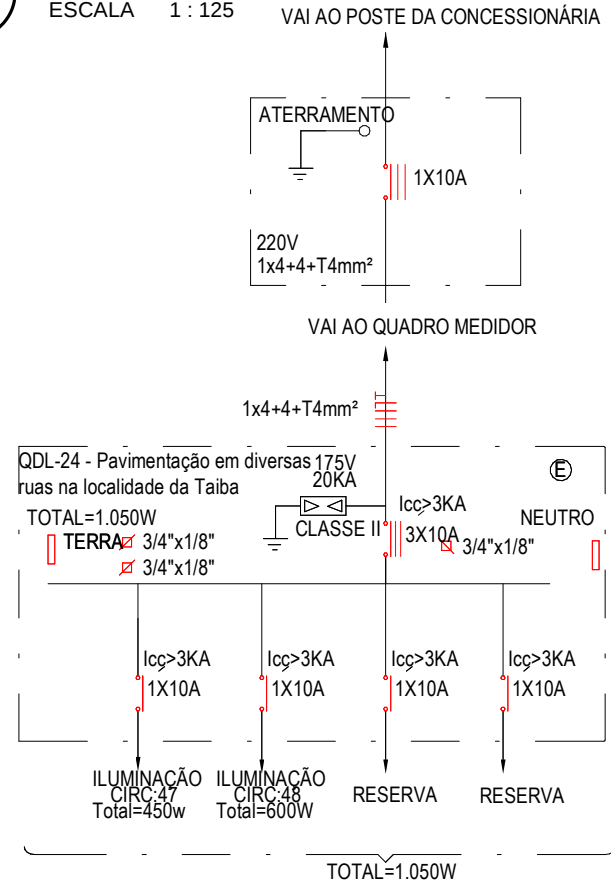

4 DIAGRAMA UNIFILAR - QDL-24

ESCALA 1 : 125

02		
01		
Revisão:	Data:	Descrição:
TECH PROJ Consultoria & Projetos MATRIZ: Rua Santa Cecília, 84 - Sala 09 Centro - Eusébio CE - CEP:61.760-000 Fone/Fax: (85) 3021-1818 www.techproj.com.br contato@techproj.com.br		FILIAL: Av. Santos Dumont, 1740 - Sala 1112/1114 Aldeota - Fortaleza CE - CEP:60.150-161 Fone/Fax: (85) 3021-1818
Obra: Pavimentação em Diversas Ruas na Localidade da Taiba		Folha: E65
Cliente: Prefeitura de São Gonçalo do Amarante		Projeto: Instalações Elétricas
Desenho: Vanderson Gomes		Data: Agosto/2017
Local: São Gonçalo do Amarante/CE		