



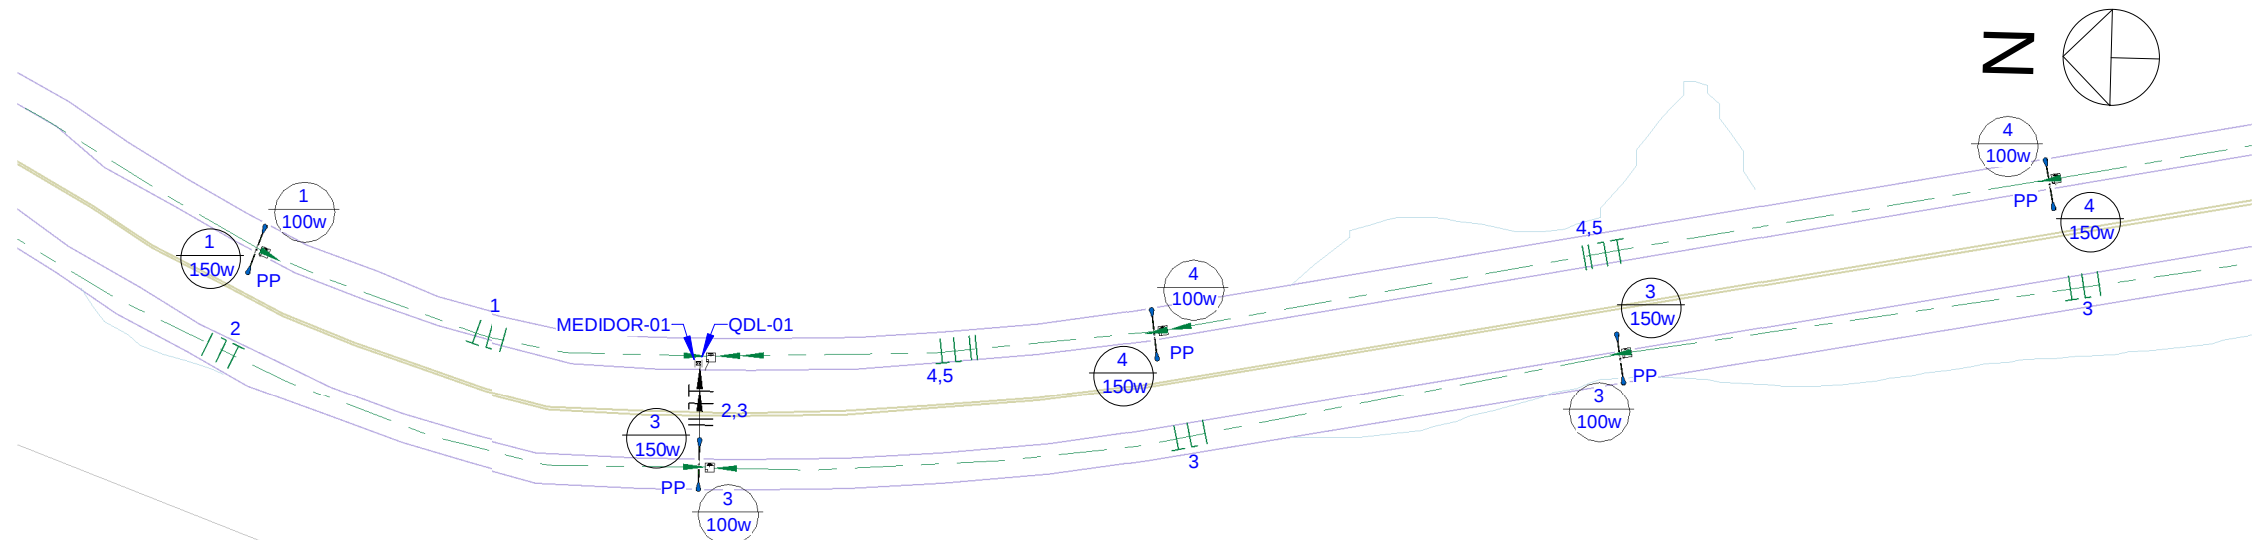


1 **Planta Baixa - Iluminação - Trecho 04**
ESCALA 1 : 500

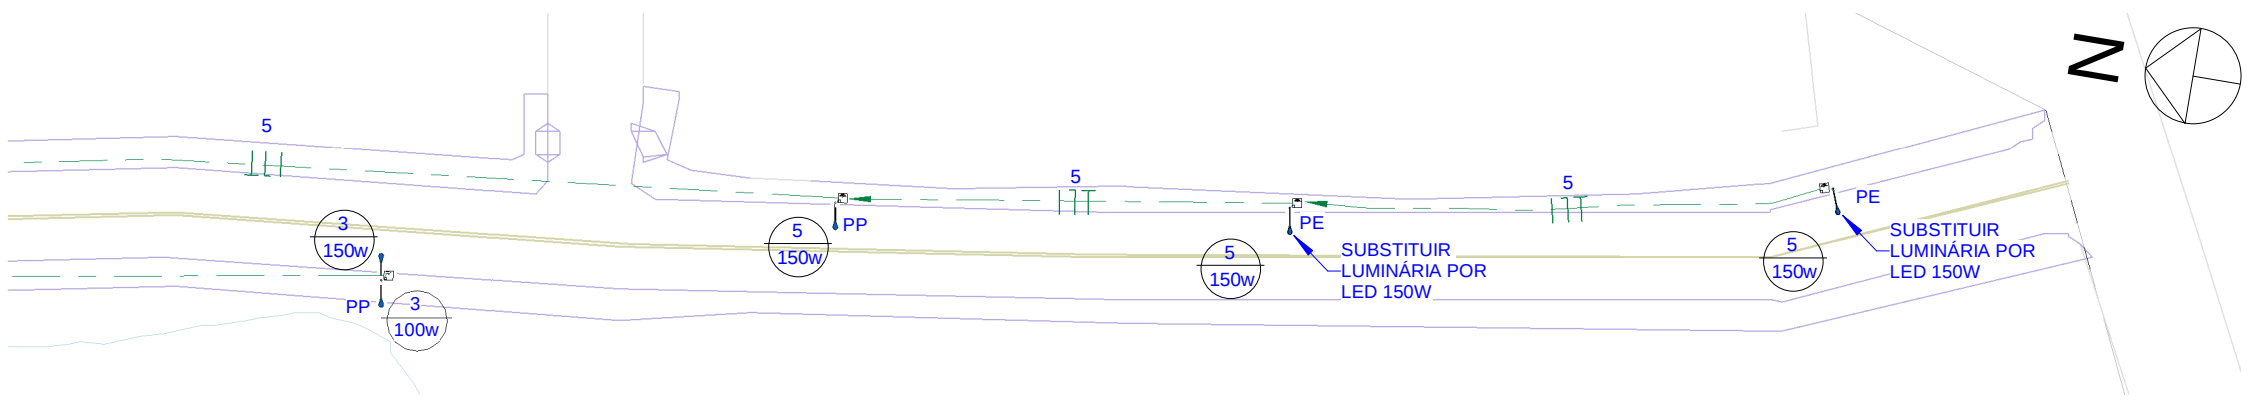

2 **Planta Baixa - Iluminação - Trecho 05**
ESCALA 1 : 500

LEGENDA	
	ELETRODUTO FLEXÍVEL, COM BITOLA MÍNIMA DE 1", PASSANDO VIA AÉREA PARA ELETRICIDADE
	ELETRODUTO FLEXÍVEL, COM BITOLA MÍNIMA DE 1", PASSANDO PELO PISO PARA ELETRICIDADE
	CONDUTORES FASE, NEUTRO E TERRA, RESPECTIVAMENTE
	Nº DE CIMA - Nº DO CIRCUITO - SEÇÃO NOMINAL DO ELETRODUTO, EM POLEGADAS
	INDICAÇÃO DOS CIRCUITOS DE ILUMINAÇÃO / TOMADAS / REFLETOR E LUZ EXTERNA / AR CONDICIONADO
	POSTE DE CONCRETO COM LUMINÁRIA LED, DUAS PÉTALAS, UMA COM ALTURA DE 5 METROS E 100W DE POTÊNCIA, OUTRA COM ALTURA DE 8 METROS E 150W DE POTÊNCIA.
	POSTE DE CONCRETO COM LUMINÁRIA LED, UMA PÉTALA, COM ALTURA DE 8 METROS E 150W DE POTÊNCIA.
	POSTE DE CONCRETO COM QUADRO DE DISTRIBUIÇÃO E MEDIDOR DA CONCESSIONÁRIA.
	CAIXA DE PASSAGEM, NO PISO, EM ALVENARIA 40x40x40CM COM 10CM DE BRITA COM HASTE PARA ATERRAMENTO
	HASTE DE TERRA QUE VEM COM A FIAÇÃO DE 50MM² DO QUADRO DE ATERRAMENTO

LEGENDA DOS POSTES	
PE	INDICAÇÃO DE POSTE EXISTENTE
PP	INDICAÇÃO DE POSTE PROJETADO

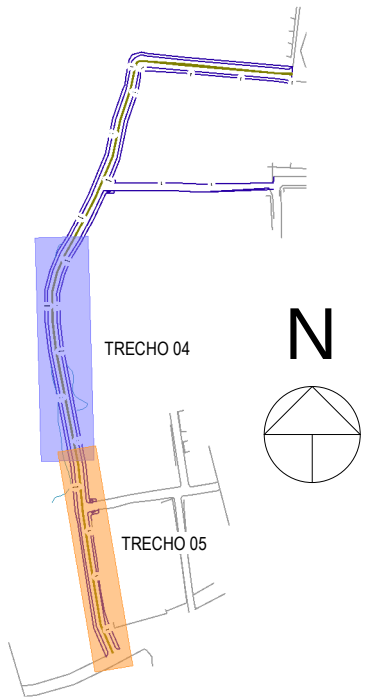

3 **Planta Chave**
ESCALA 1 : 5000

02		
01		
Revisão:	Data:	Descrição:
 MATRIZ: Rua Santa Cecília, 84 - Sala 09 Centro - Eusébio - CE - CEP:61.760-000 Fone/Fax: (85) 3021-1818 www.techproj.com.br contato@techproj.com.br FILIAL: Av. Santos Dumont, 1740 - Sala 1112/1114 Aldeota - Fortaleza - CE - CEP:60.150-161 Fone/Fax: (85) 3021-1818 Folha: E02		
Obra: Pav. Avenida do Contorno Oeste - Pecém		Projeto: Instalações Elétricas
Cliente: Prefeitura de São Gonçalo do Amarante	Desenho: Érika M. de Sousa	Local: São Gonçalo do Amarante/CE
		Data: Agosto/2017